
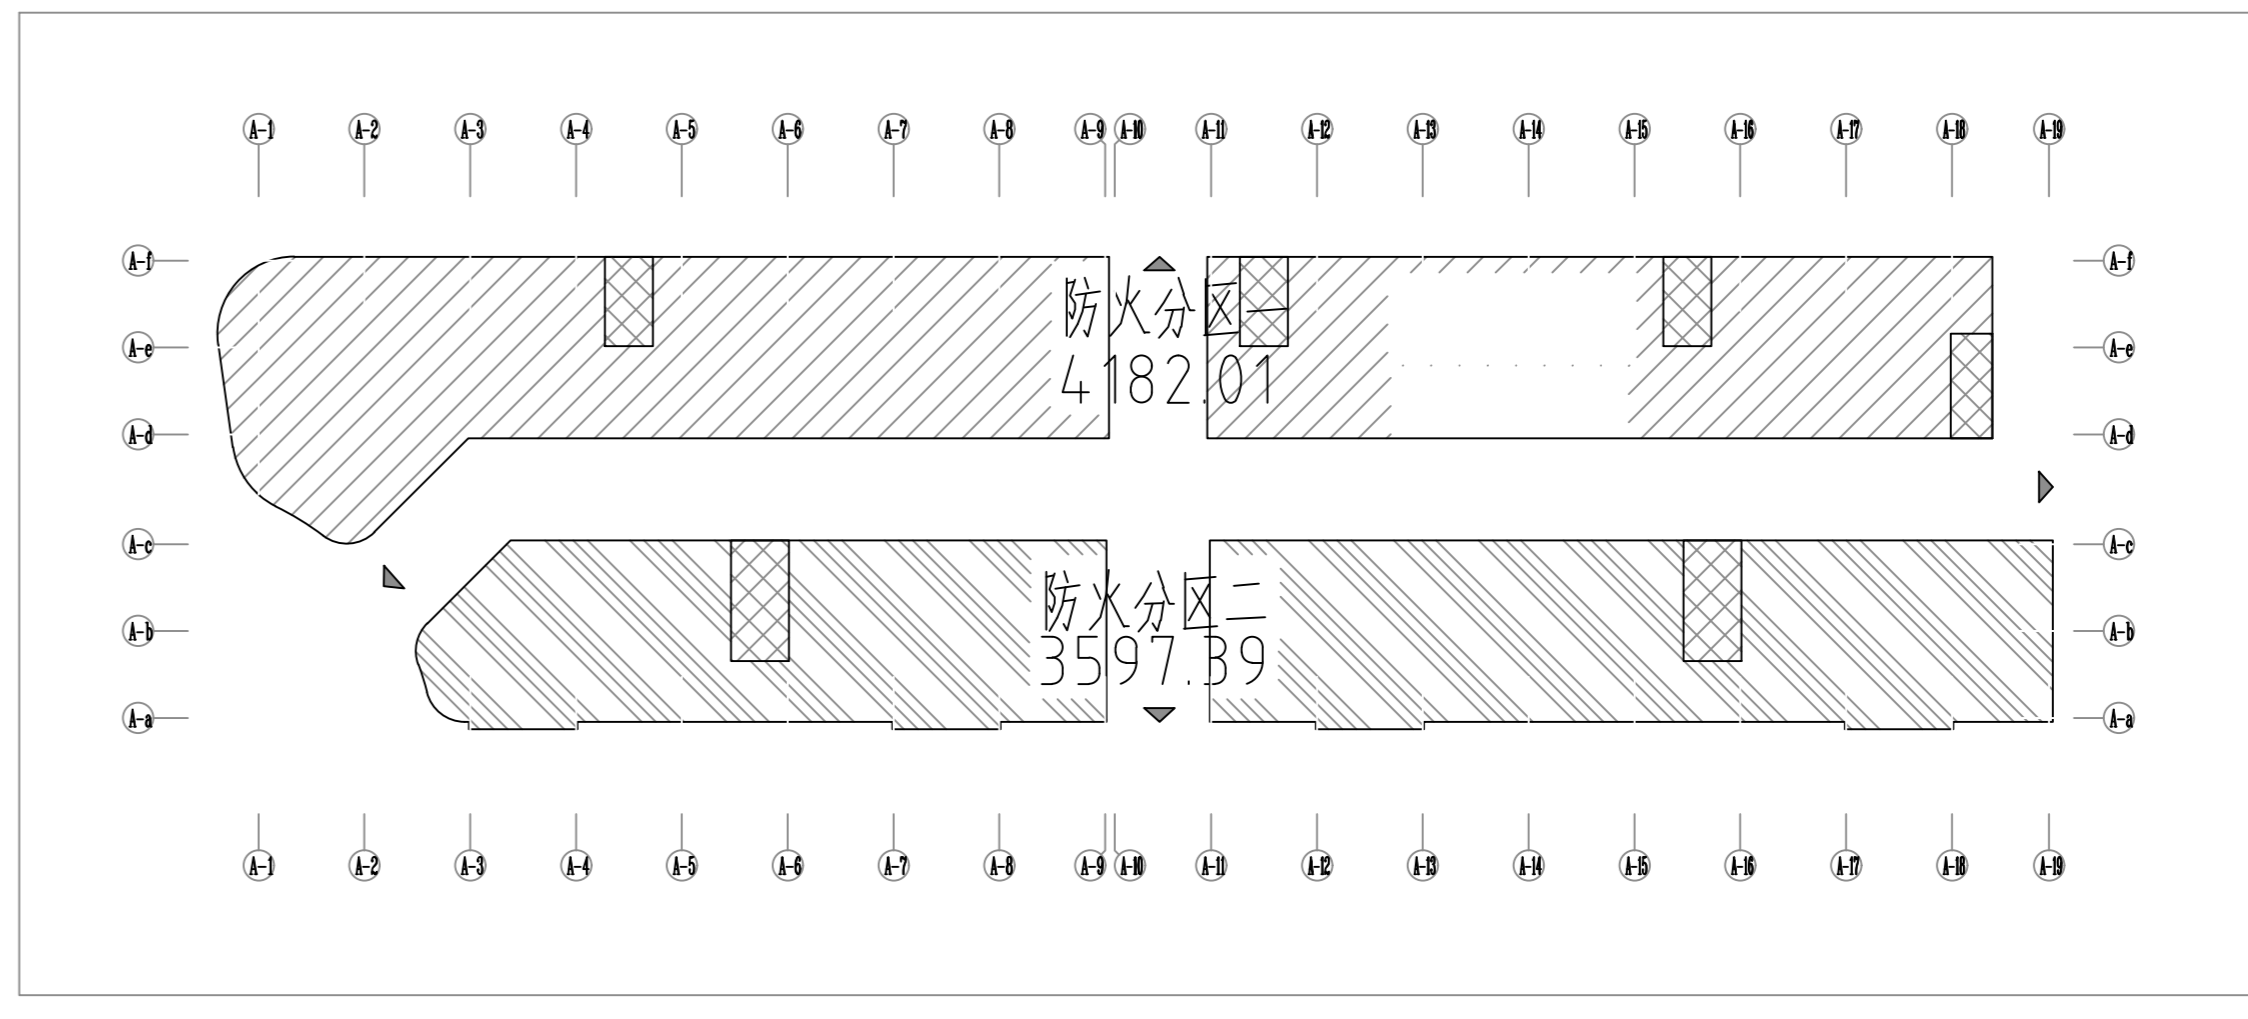


类别	设计人员	签字
审定	杨辉	杨辉
审核	何涛	何涛
项目负责人	王成珏	王成珏
专业负责人	王成珏	王成珏
校对	江翊平	江翊平
设计、制图	刘永康	刘永康

注册师章

出图章


图审章

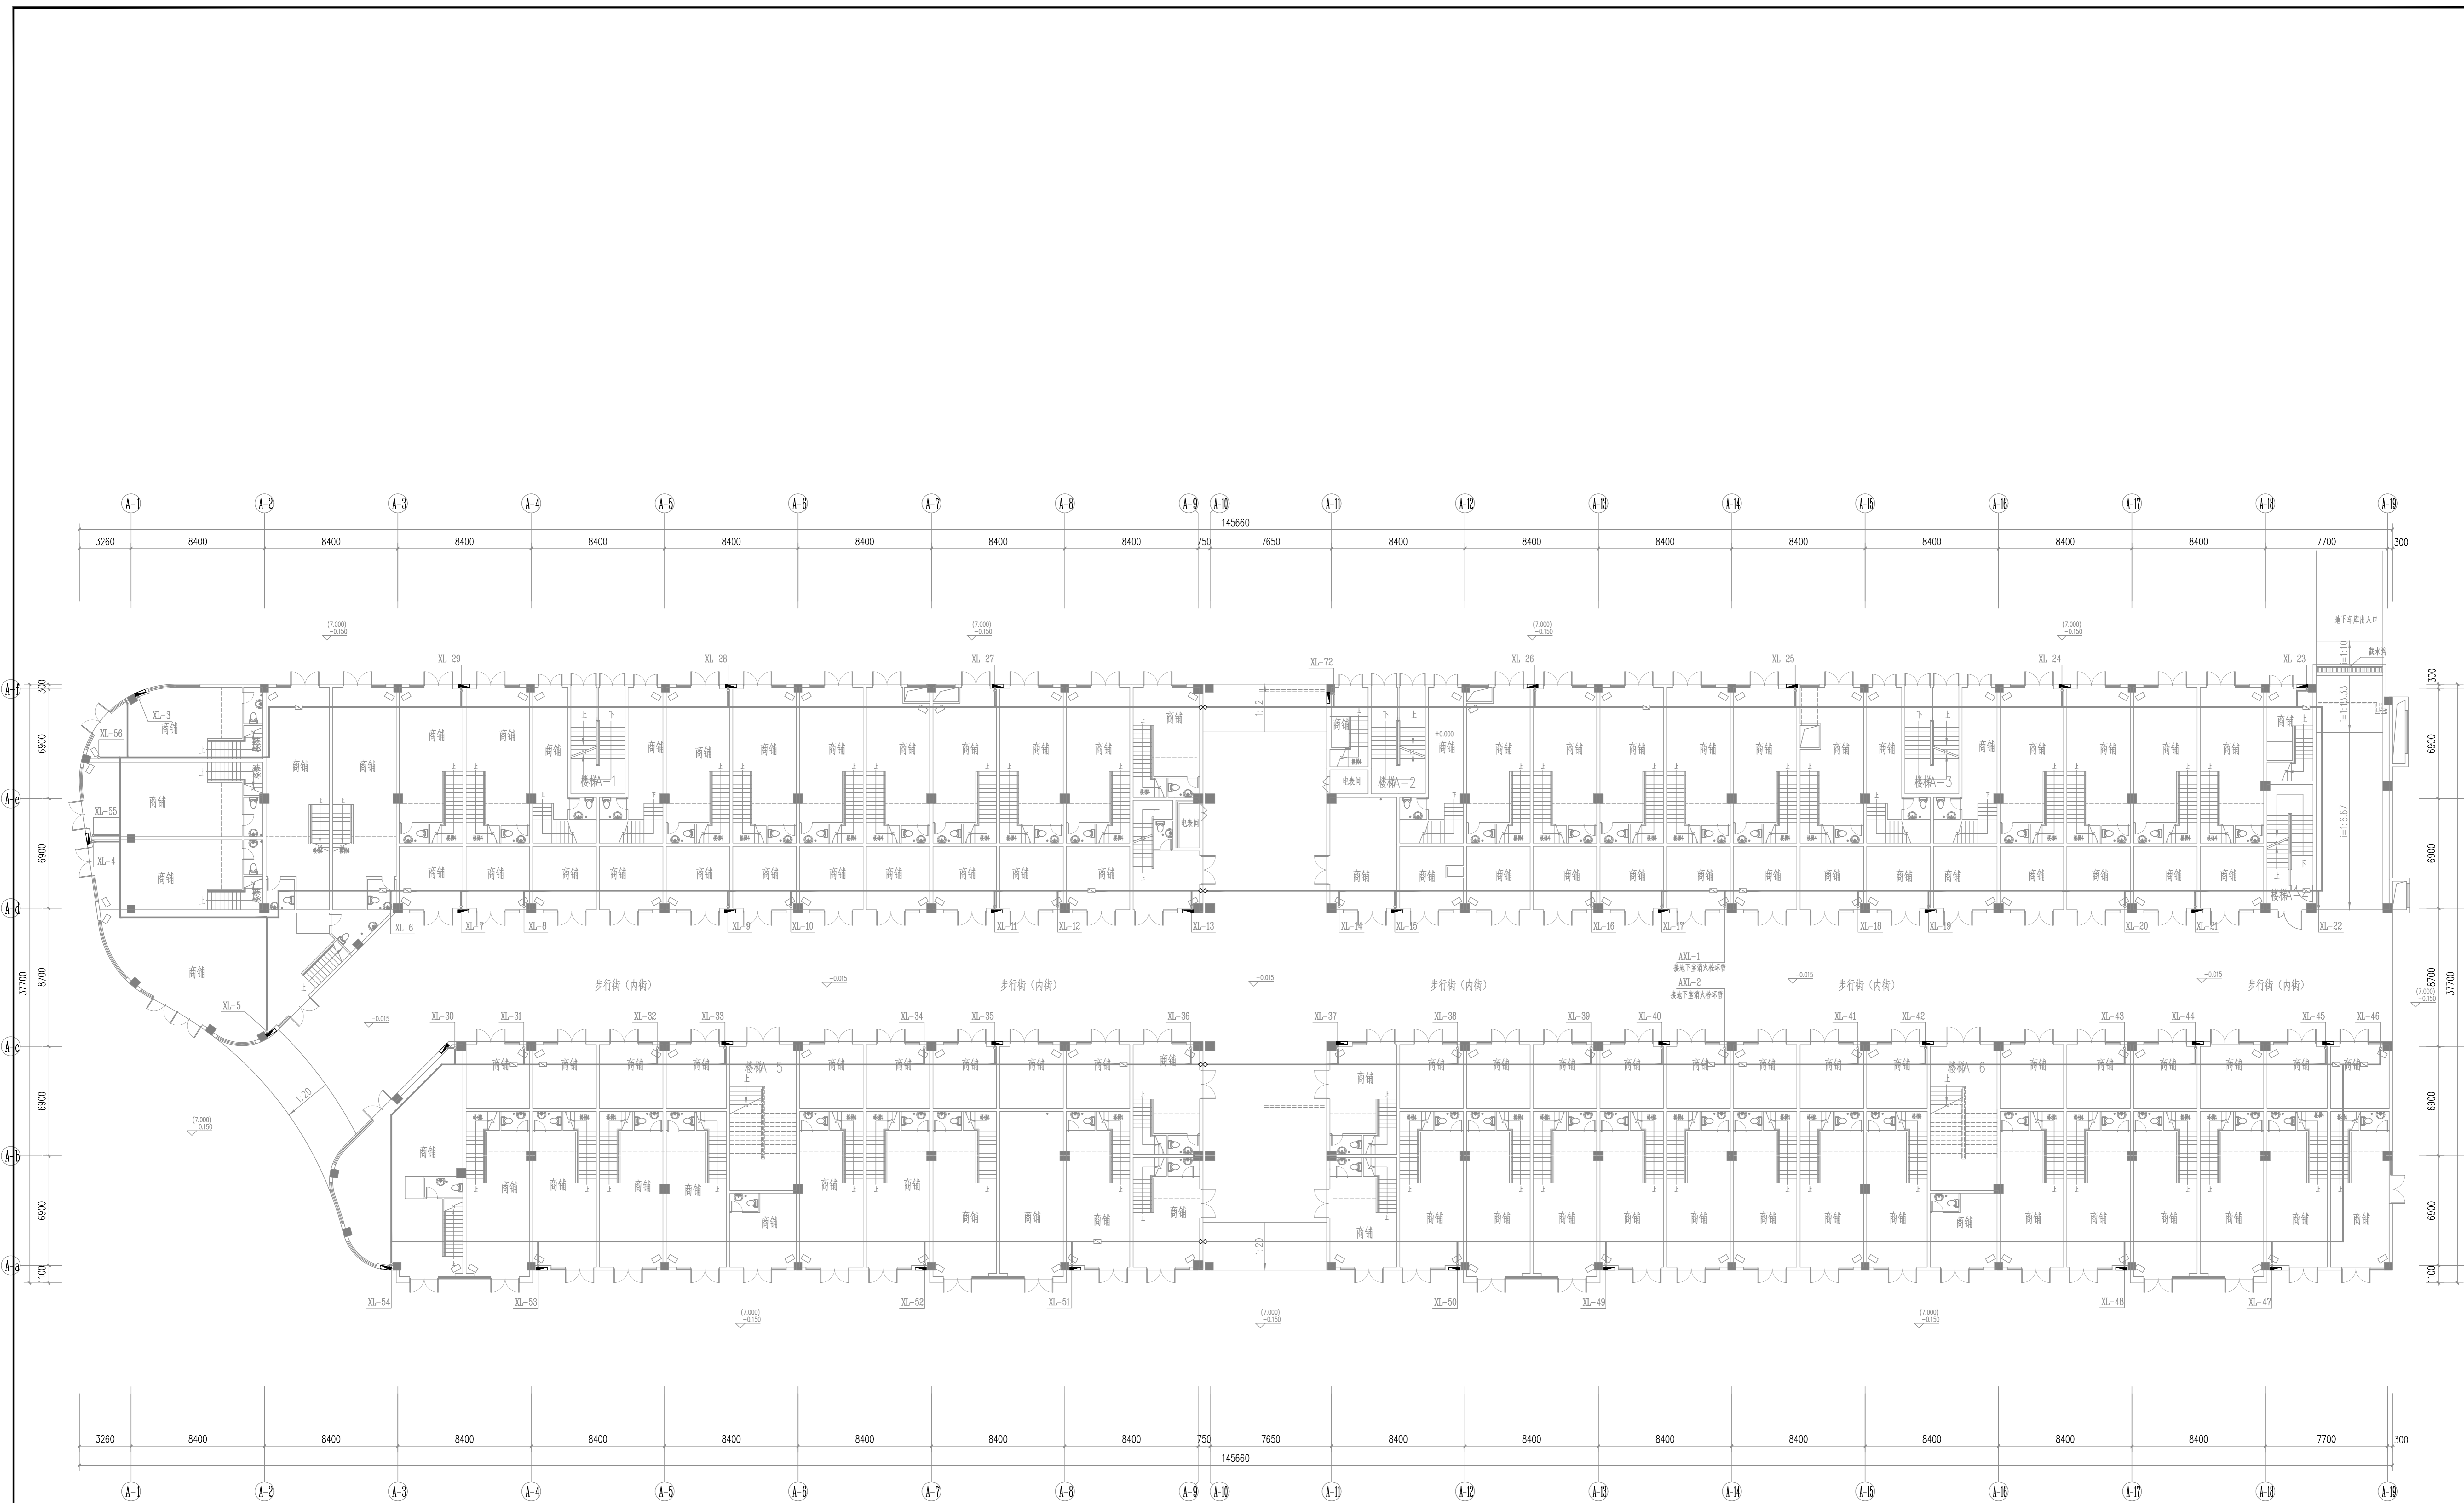

底层、二层防火分区示意图
上下层为一个防火分区

A楼一层消火栓改造平面图 1:150

本层所有消火栓箱体以及内部灭火器4kgx2、自救卷盘、水枪、水带均未安装，本次改造增加以上内容
 一层原有消防箱门损坏35个，需换新门35个
 本次改造仅对消火栓进行改造，管道等均按照原设计，图中仅表示消火栓箱体的位置

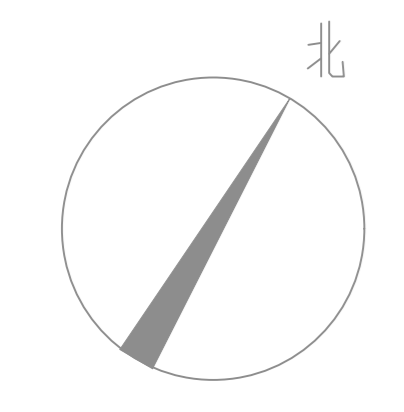

设计单位 ARCHITECTURE DESIGN

博锐设计集团有限公司
 Borui Design Group Co., Ltd.
 建筑行业(建筑工程)专业乙级
 市政行业(公共交通工程、给排水、桥梁、给水、道路)专业乙级
 风景园林工程设计专项乙级
 城乡规划编制乙级
 证书编号: A231050825

建设单位 CLIENT
 社渚镇人民政府

项目名称 PROJECT
 星河湾、弘泰广场泵房、消控室改造项目

子项名称 SUB-ITEM
 弘泰广场
 图名 TITLE
 A楼一层消火栓改造平面图

专业 DISCIPLINE	给排水	设计阶段 STAGE	施工图
版本编号 VERSION NO.	A	图号 DRAWING NO.	水施-01
比例 SCALE	1:100	日期 DATE	2024.07