




日期	
签字	3
专业	给排水
日期	
签字	
专业	给排水


**科设勘察设计有限公司**  
**KESHE Keshe Survey and Design Co., Ltd.**

工程名称  
 Project  
 天目湖镇毛尖村石塘村污水接管工程  
 图名  
 Drawing Name  
 污水管道平面布置图

项目负责  
 Design Person in Charge  
 洪凯  
 洪凯  
 制图  
 Drawing  
 张强  
 张武洋  
 设计  
 Design  
 张武洋  
 张武洋

校对  
 Check  
 卓育敏  
 卓育敏  
 审定  
 Approved  
 高永才  
 高永才  
 工程编号  
 Project No.  
 24 LY-PS04  
 图别  
 Drawing Sort  
 排水工程

专业负责  
 Specialized Person in Charge  
 洪凯  
 洪凯  
 设计  
 Design  
 张武洋  
 张武洋

校对  
 Check  
 卓育敏  
 卓育敏  
 审定  
 Approved  
 高永才  
 高永才  
 工程编号  
 Project No.  
 24 LY-PS04  
 图别  
 Drawing Sort  
 排水工程

图号  
 Drawing No.  
 施水-04  
 版次  
 Version No.  
 A版  
 日期  
 Date  
 2024.03

日期  
 Date  
 2024.03




姓名	日期
专业	专业
日期	专业
姓名	专业
专业	专业



科设勘察设计有限公司

KESHE Keshe Survey and Design Co., Ltd.

工程名称 Project	天目湖镇毛尖村石塘村污水接管工程	项目负责 Design Person in Charge	洪凯	洪凯	制图 Drawing	张强	张强	张武洋	张武洋	校对 Check	卓育欣	卓育欣	单永才	审定 Approved	高永才	高永才	工程编号 Project No.	24 LY-PS04	图别 Drawing Sort	排水工程
图名 Drawing Name	污水管道平面布置图	专业负责 Specialized Person in Charge	洪凯	洪凯	设计 Design	张武洋	张武洋	张武洋	张武洋	审查 Examiner	高永才	高永才	高永才	图号 Drawing No.	施水-04	版次 Version No.	A版	日期 Date	2024.03	

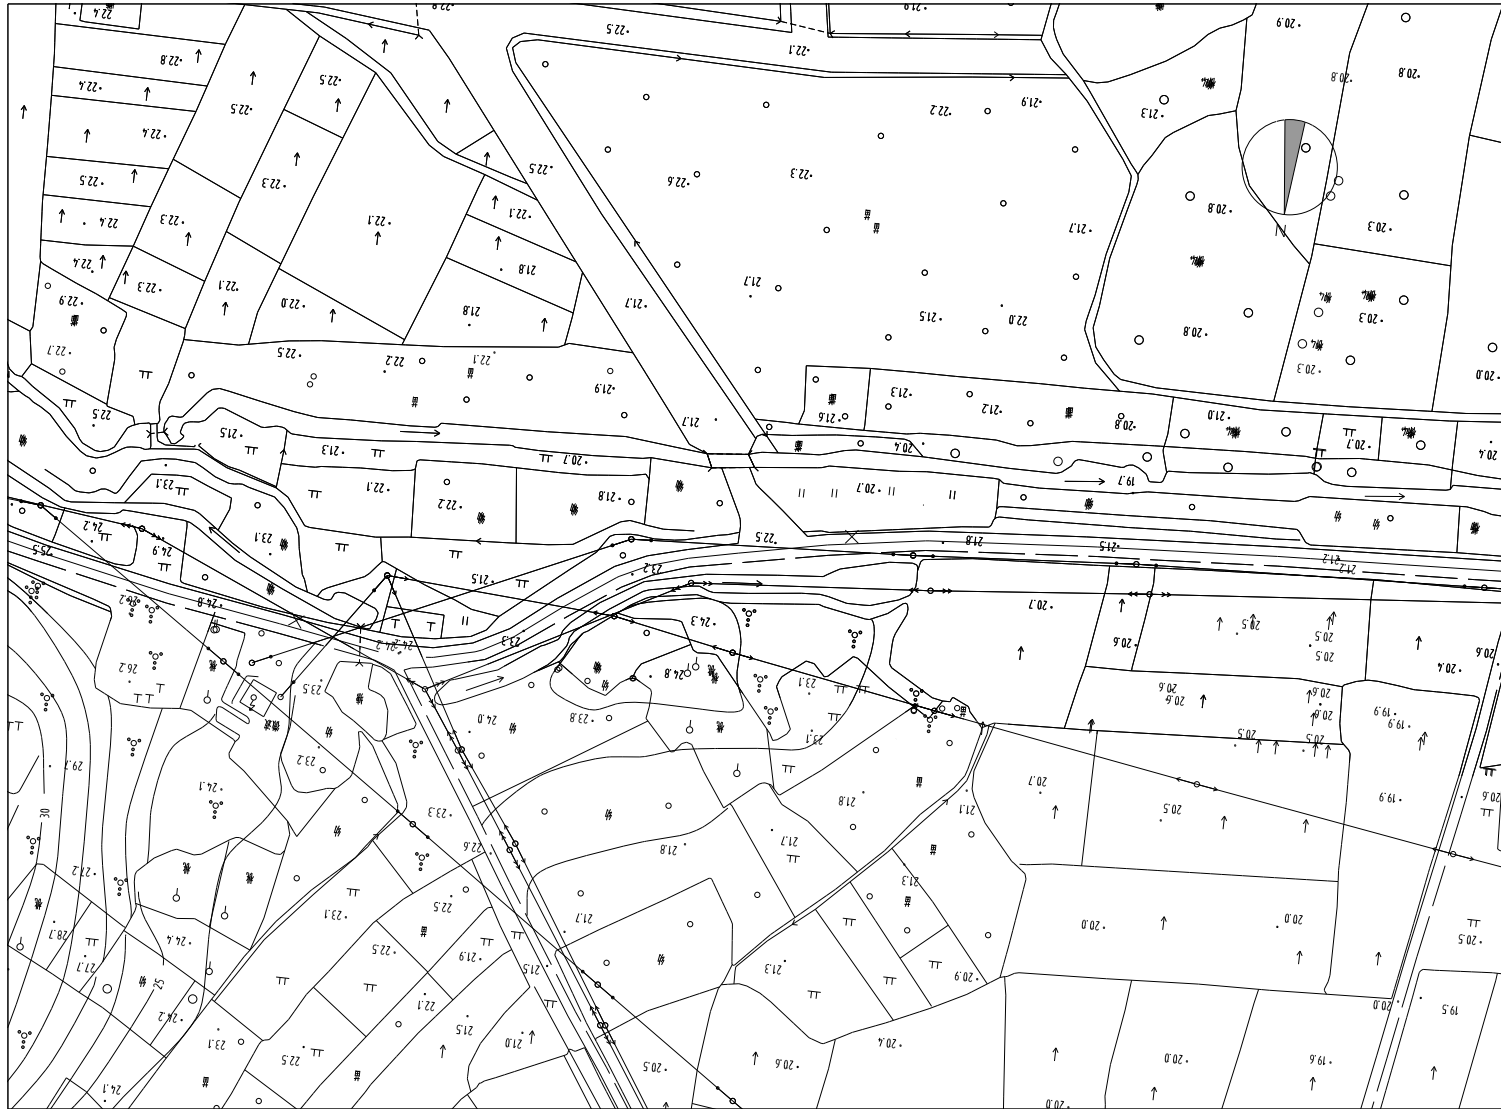


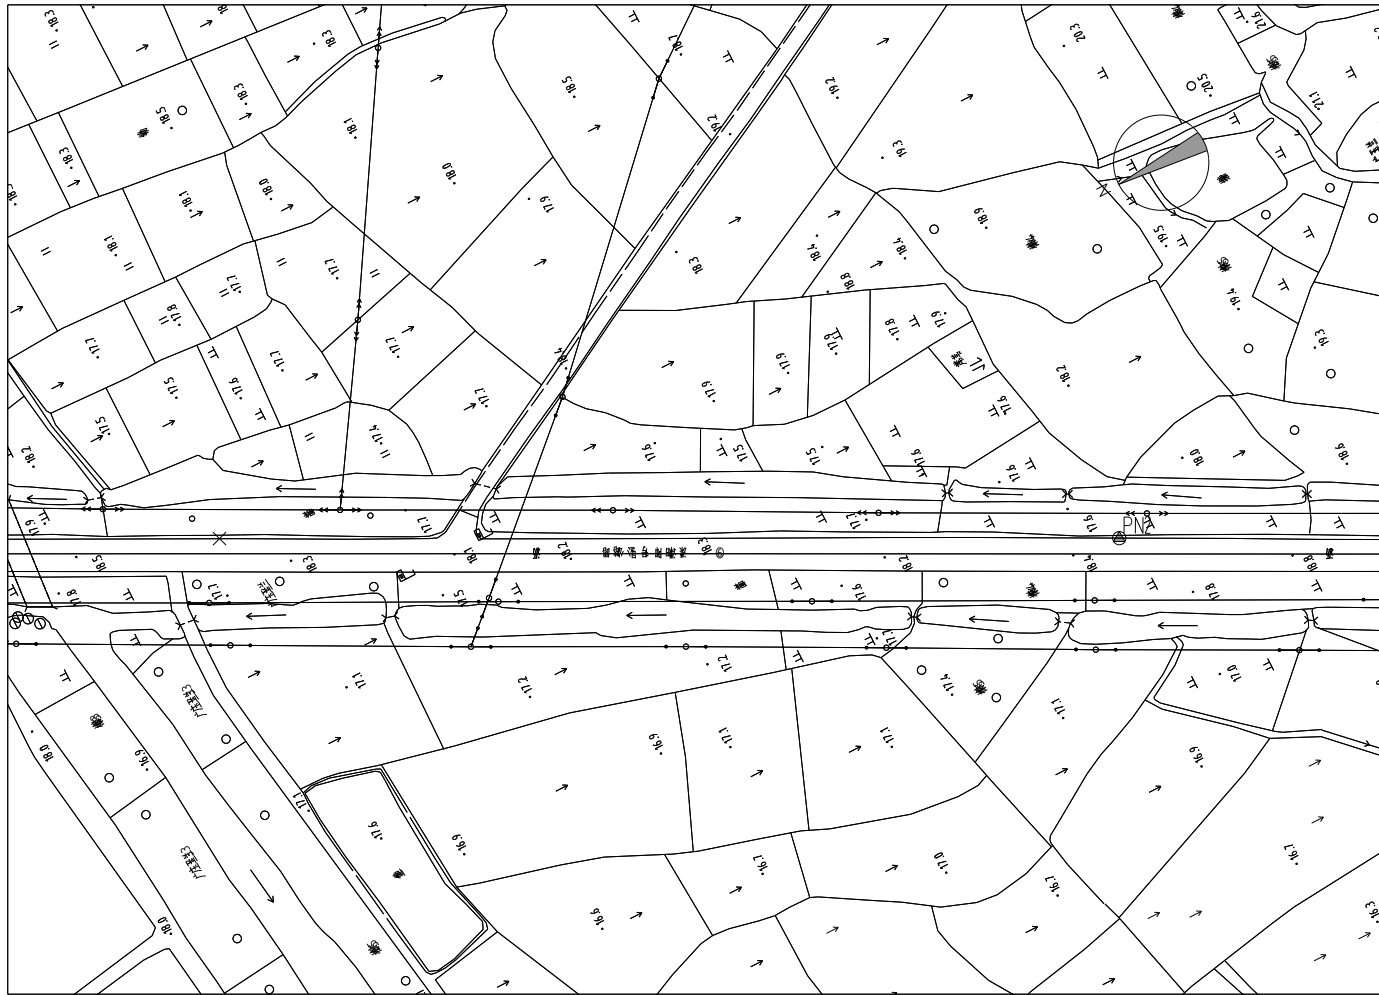
姓名	日期
专业	日期
审核	姓名
电气	日期
日期	姓名
姓名	日期
专业	日期
审核	姓名
电气	日期
日期	姓名
姓名	日期
专业	日期
审核	姓名
电气	日期
日期	姓名
姓名	日期
专业	日期
审核	姓名
电气	日期
日期	姓名

 科设勘察设计有限公司 Keshe Survey and Design Co., Ltd.	工程名称 Project 天目湖镇毛尖村石塘村污水接管工程	项目负责 Design Person in Charge 洪凯	制图 Drawing 张强	校对 Check 卓育钦	审定 Approved 高永才	工程编号 Project No. 24 LY-PS04	图别 Drawing Sort 排水工程
	图名 Drawing Name 污水管道平面布置图	专业负责 Specialized Person in Charge 洪凯	设计 Design 张武洋	审查 Examiner 高永才	图号 Drawing No. 施水-04	版次 Version No. A版	日期 Date 2024.03




姓名	日期
专业	日期
审核	姓名
电气	日期
日期	姓名
姓名	日期
审核	姓名
电气	日期
日期	姓名

 <b>科设勘察设计有限公司</b> Keshe Survey and Design Co., Ltd.	工程名称 Project 天目湖镇毛尖村石塘村污水接管工程	项目负责 Design Person in Charge 洪凯	制图 Drawing 张强	校对 Check 卓育欣	审定 Approved 高永才	工程编号 Project No. 24 LY-PS04	图别 Drawing Sort 排水工程
	图名 Drawing Name 污水管道平面布置图	专业负责 Specialized Person in Charge 洪凯	设计 Design 张武洋	审核 Examiner 高永才	图号 Drawing No. 施水-04	版次 Version No. A版	日期 Date 2024.03



姓名	日期
专业	专业
日期	日期
姓名	姓名
专业	专业
日期	日期
姓名	姓名
专业	专业
日期	日期


 科设勘察设计有限公司  
 Keshe Survey and Design Co., Ltd.


工程名称 Project	天目湖镇毛尖村石塘村污水接管工程	项目负责 Design Person in Charge	洪凯	制图 Drawing	张强	张武洋	校对 Check	卓育钦	单强	审定 Approved	高永才	高永才	工程编号 Project No.	24 LY-PS04	图别 Drawing Sort	排水工程
图名 Drawing Name	污水管道平面布置图	专业负责 Specialized Person in Charge	洪凯	设计 Design	张武洋	张武洋	审查 Examiner	高永才	高永才	图号 Drawing No.	施水-04	版次 Version No.	A版	日期 Date	2024.03	




姓名	日期
专业	日期
审核	日期
设计	日期


 科设勘察设计有限公司  
 Keshe Survey and Design Co., Ltd.


工程名称 Project	天目湖镇毛尖村石塘村污水接管工程	项目负责 Design Person in Charge	洪凯	制图 Drawing	张强	校对 Check	卓育钦	审定 Approved	高永才	高永才	工程编号 Project No.	24 LY-PS04	图别 Drawing Sort	排水工程
图名 Drawing Name	污水管道平面布置图	专业负责 Specialized Person in Charge	洪凯	设计 Design	张武洋	审查 Examiner	高永才	图号 Drawing No.	施水-04	版次 Version No.	A版	日期 Date	2024.03	

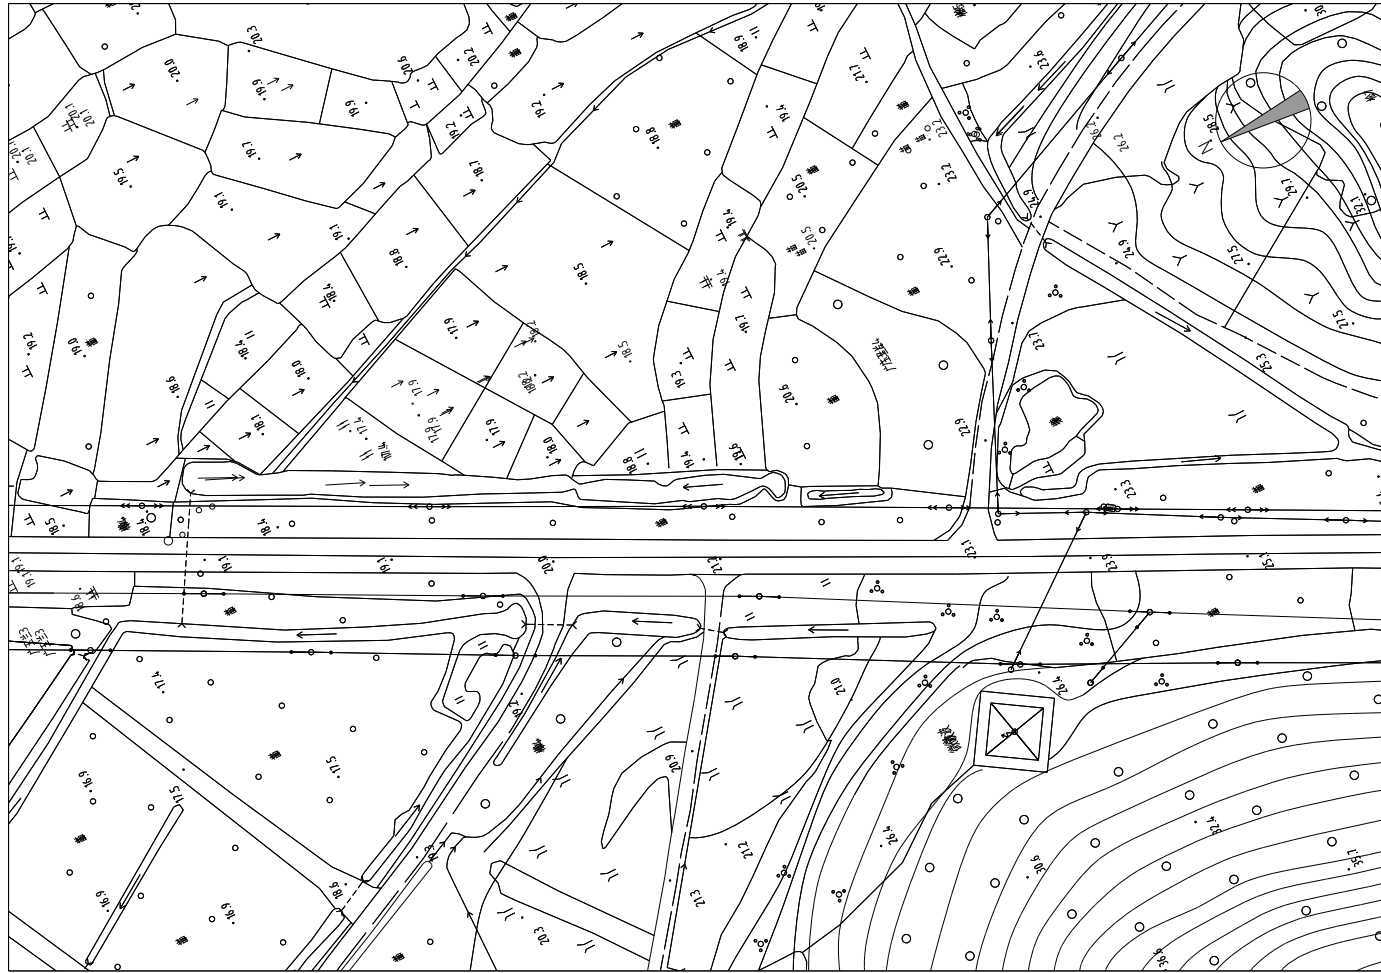

姓名	日期
专业	签字
审核	日期
电气	姓名
日期	日期
姓名	日期


 科设勘察设计有限公司  
 Keshe Survey and Design Co., Ltd.

工程名称 Project	天目湖镇毛尖村石塘村污水接管工程	项目负责 Design Person in Charge	洪凯	洪凯	制图 Drawing	张强	张强	校对 Check	卓育钦	卓育钦	审定 Approved	高永才	高永才	工程编号 Project No.	24 LY-PS04	图别 Drawing Sort	排水工程
图名 Drawing Name	污水管道平面布置图	专业负责 Specialized Person in Charge	洪凯	洪凯	设计 Design	张武洋	张武洋	审查 Examiner	高永才	高永才	图号 Drawing No.	施水-04	版次 Version No.	A版	日期 Date	2024.03	

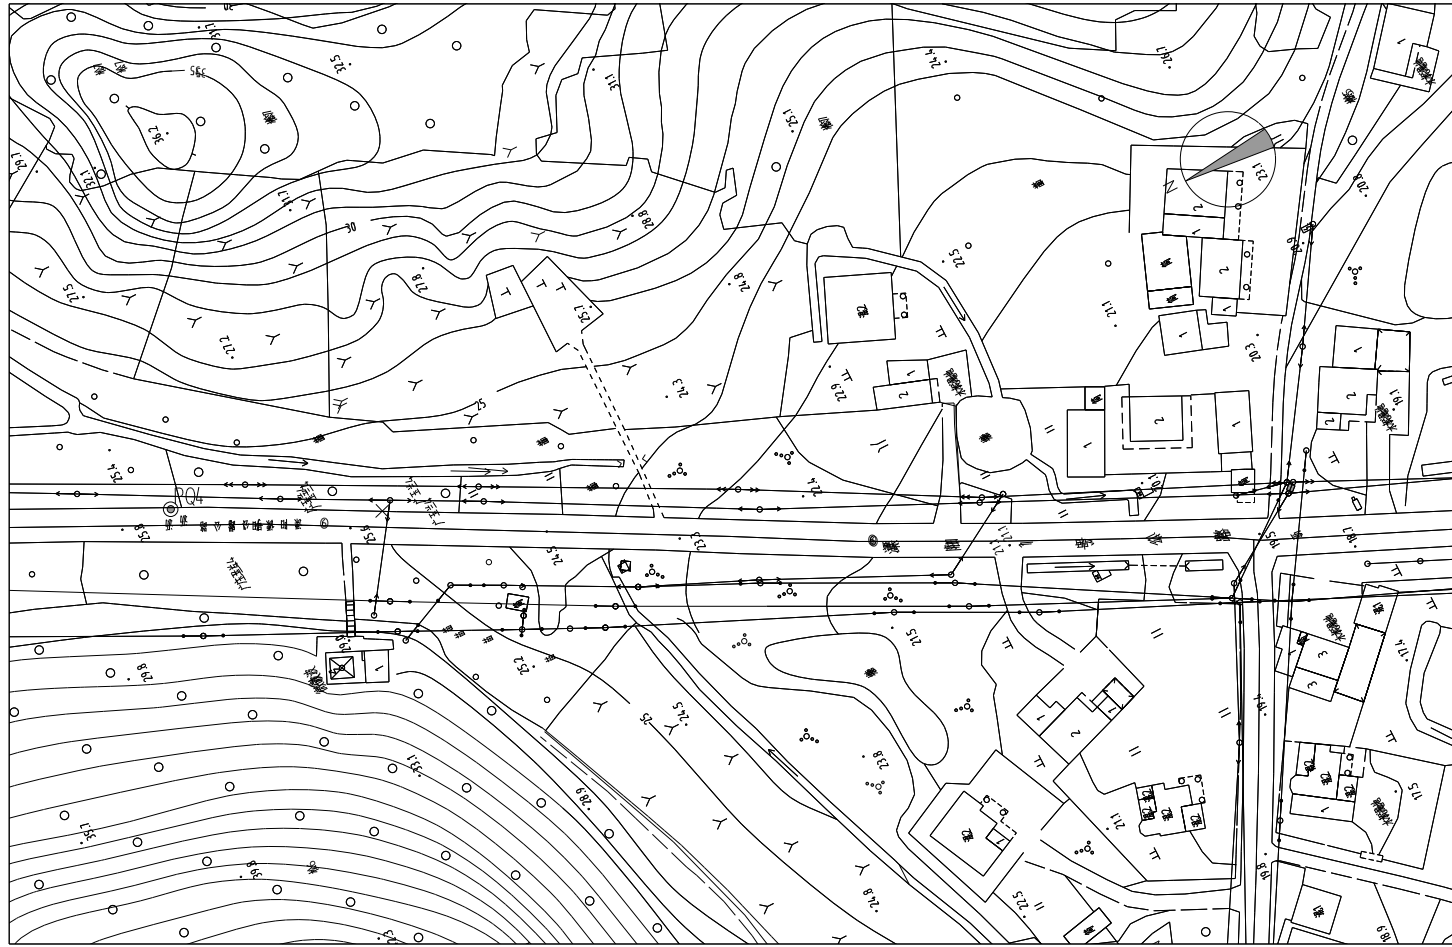


姓名	日期
专业	日期
审核	日期
批准	日期


**KESHE** 科设勘察设计有限公司  
 Keshe Survey and Design Co., Ltd.

工程名称 Project	天目湖镇毛尖村石塘村污水接管工程	项目负责人 Design Person in Charge	洪凯	洪凯	制图 Drawing	张强	张强	校对 Check	卓育钦	卓育钦	审定 Approved	高永才	高永才	工程编号 Project No.	24 LY-PS04	图别 Drawing Sort	排水工程
图名 Drawing Name	污水管道平面布置图	专业负责 Specialized Person in Charge	洪凯	洪凯	设计 Design	张武洋	张武洋	审查 Examiner	高永才	高永才	图号 Drawing No.	施水-04	版次 Version No.	A版	日期 Date	2024.03	



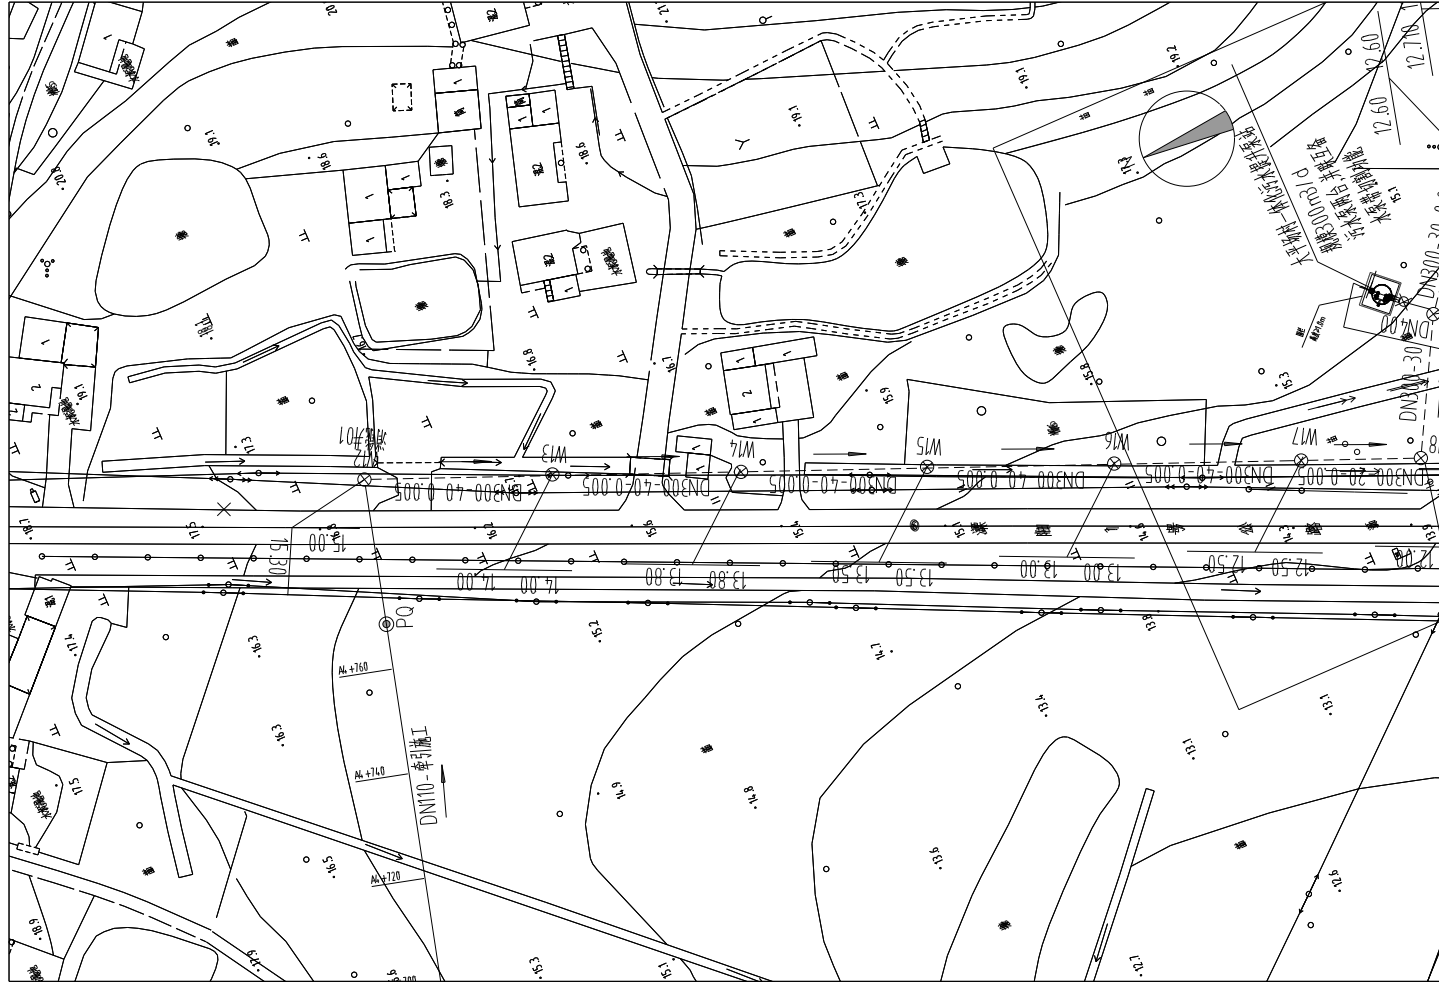

姓名	姓名	日期
专业	专业	专业
审核	审核	审核
设计	设计	设计


**科设勘察设计有限公司**  
**KESHE Keshe Survey and Design Co., Ltd.**

工程名称  
 Project  
 天目湖镇毛尖村石塘村污水接管工程  
 图名  
 Drawing Name  
 污水管道平面布置图

项目负责  
 Design Person in Charge  
 洪凯  
 洪凯  
 专业负责  
 Specialized Person in Charge  
 洪凯


制图  
 Drawing  
 张强  
 张强  
 设计  
 Design  
 张武洋  
 张武洋

校对  
 Check  
 卓育钦  
 卓育钦  
 审查  
 Examiner  
 高永才  
 高永才


审定  
 Approved  
 高永才  
 高永才  
 图号  
 Drawing No.  
 施水-04

工程编号  
 Project No.  
 24 LY-PS04  
 版次  
 Version No.  
 A版


图别  
 Drawing Sort  
 排水工程  
 日期  
 Date  
 2024.03

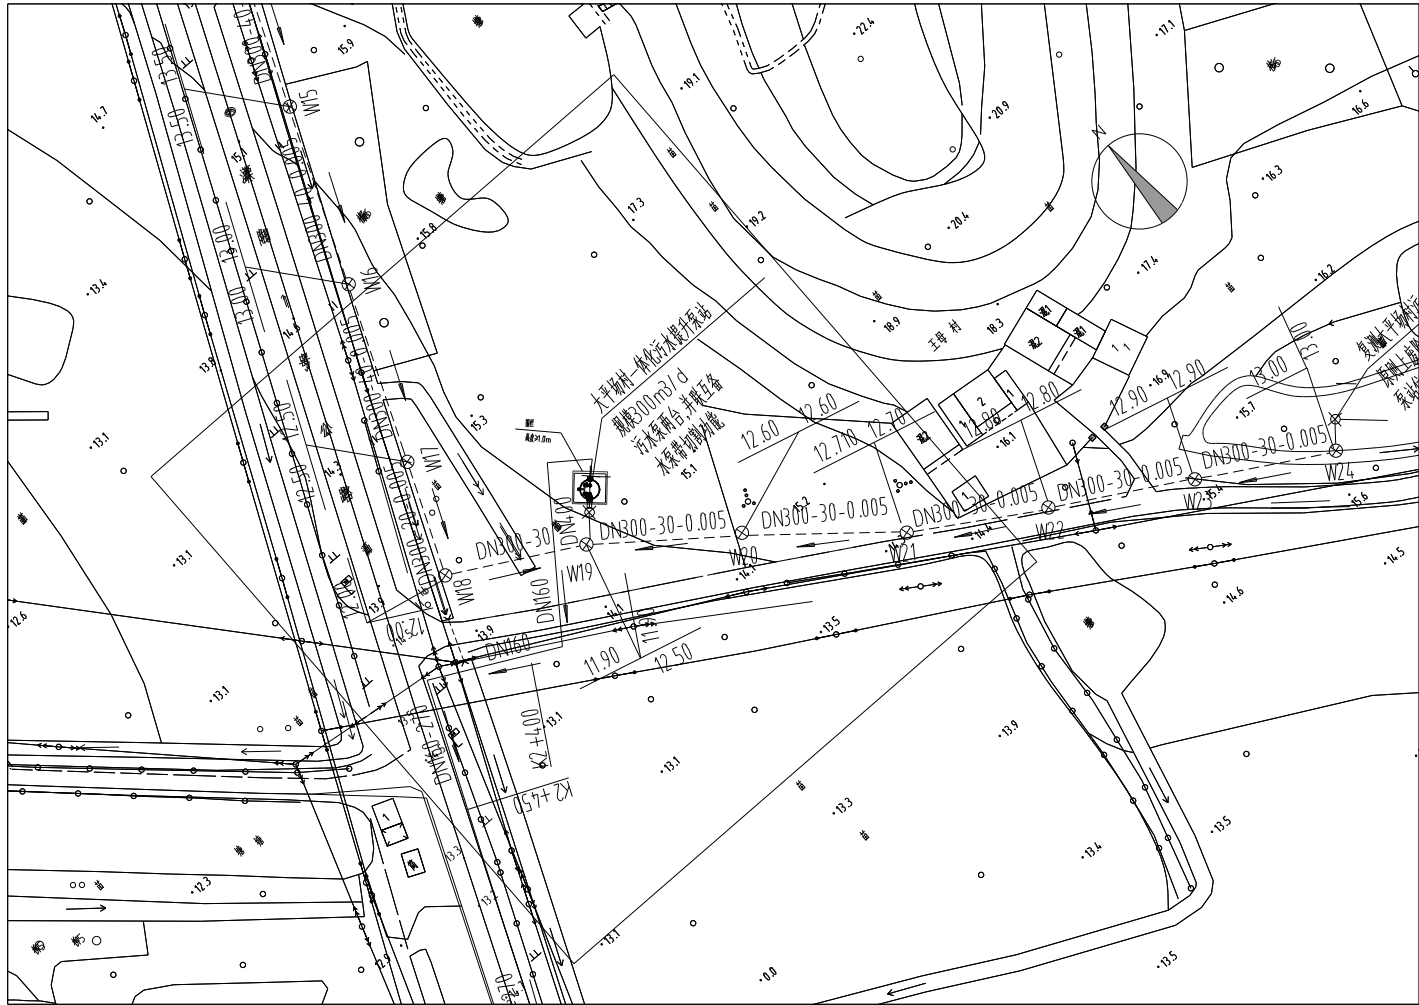


姓名	日期
审核	
专业	
日期	
姓名	
签字	
日期	
专业	
姓名	
日期	


**科设勘察设计有限公司**  
**KESHE Keshe Survey and Design Co., Ltd.**

工程名称 Project	天目湖镇毛尖村污水接管工程	项目负责 Design Person in Charge	洪凯	制图 Drawing	张强	张武洋	校对 Check	卓育钦	审定 Approved	高永才	高永才	工程编号 Project No.	24 LY-PS04	图别 Drawing Sort	排水工程
图名 Drawing Name	污水管道平面布置图	专业负责 Specialized Person in Charge	洪凯	设计 Design	张武洋	张武洋	审查 Examiner	高永才	图号 Drawing No.	施水-04	版次 Version No.	A版	日期 Date	2024.03	

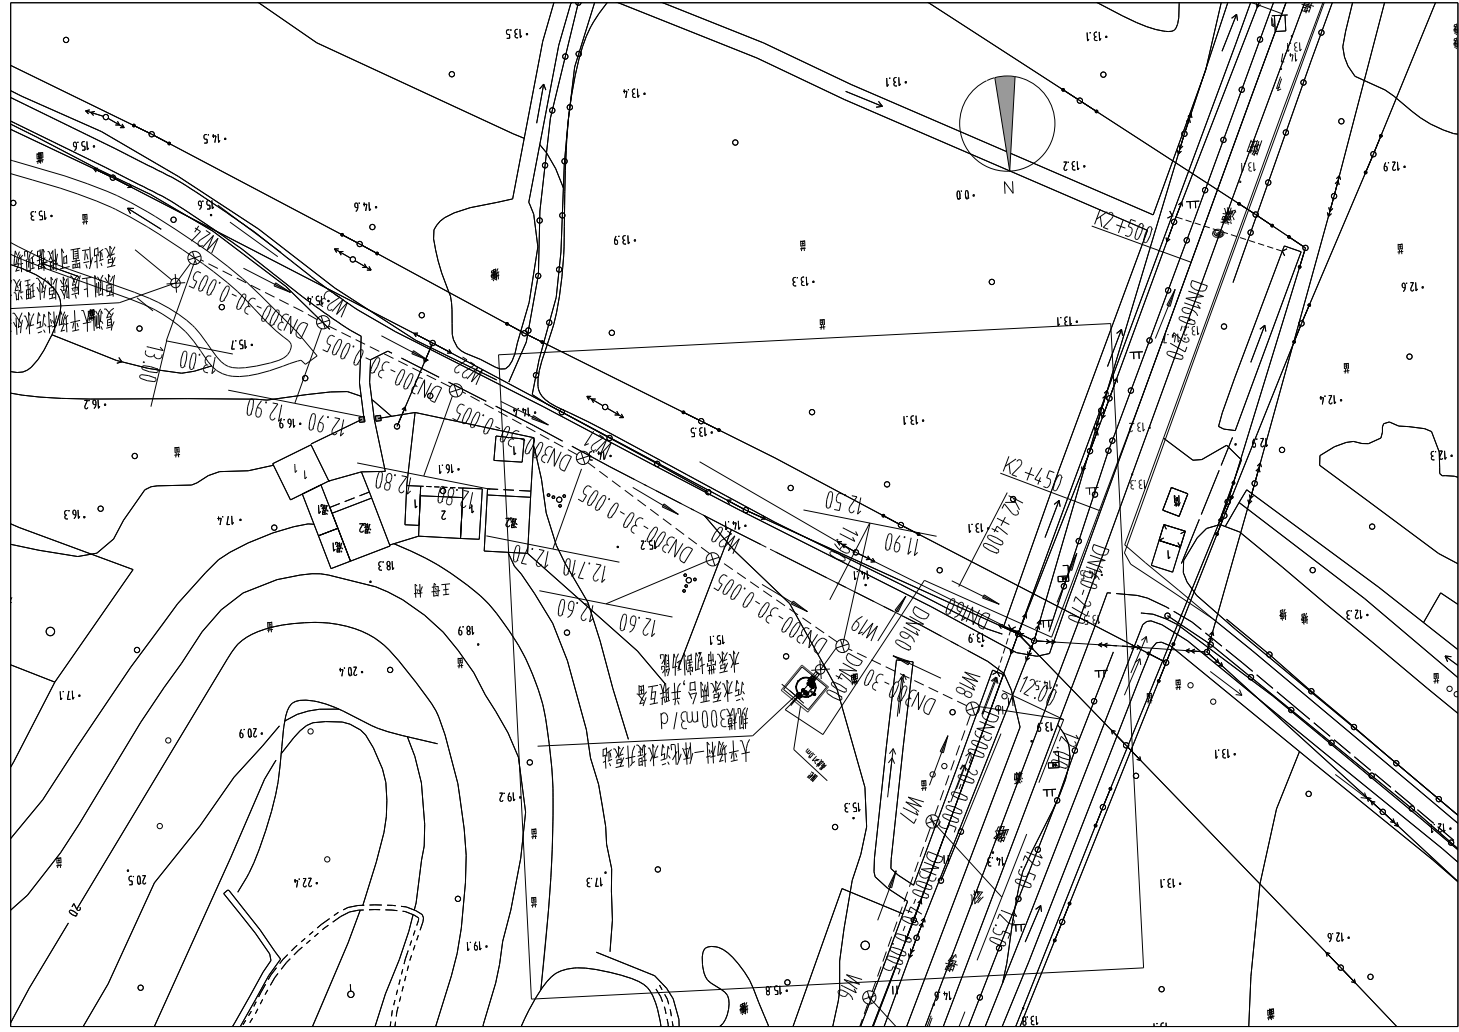

姓名	日期
专业	专业
日期	日期
姓名	姓名
专业	专业
日期	日期
姓名	姓名
专业	专业
日期	日期


**科设勘察设计有限公司**  
 Keshe Survey and Design Co., Ltd.

工程名称  
 Project  
 天目湖镇毛尖村石塘村污水接管工程

图名  
 Drawing Name  
 污水管道平面布置图

项目负责  
 Design Person in Charge  
 洪凯

专业负责  
 Specialized Person in Charge  
 洪凯

制图  
 Drawing  
 张强

设计  
 Design  
 张武洋

校对  
 Check  
 卓育钦

审查  
 Examiner  
 高永才

审定  
 Approved  
 高永才


图号  
 Drawing No.  
 施水-04

工程编号  
 Project No.  
 24 LY-PS04

版次  
 Version No.  
 A版

图别  
 Drawing Sort  
 排水工程

日期  
 Date  
 2024.03

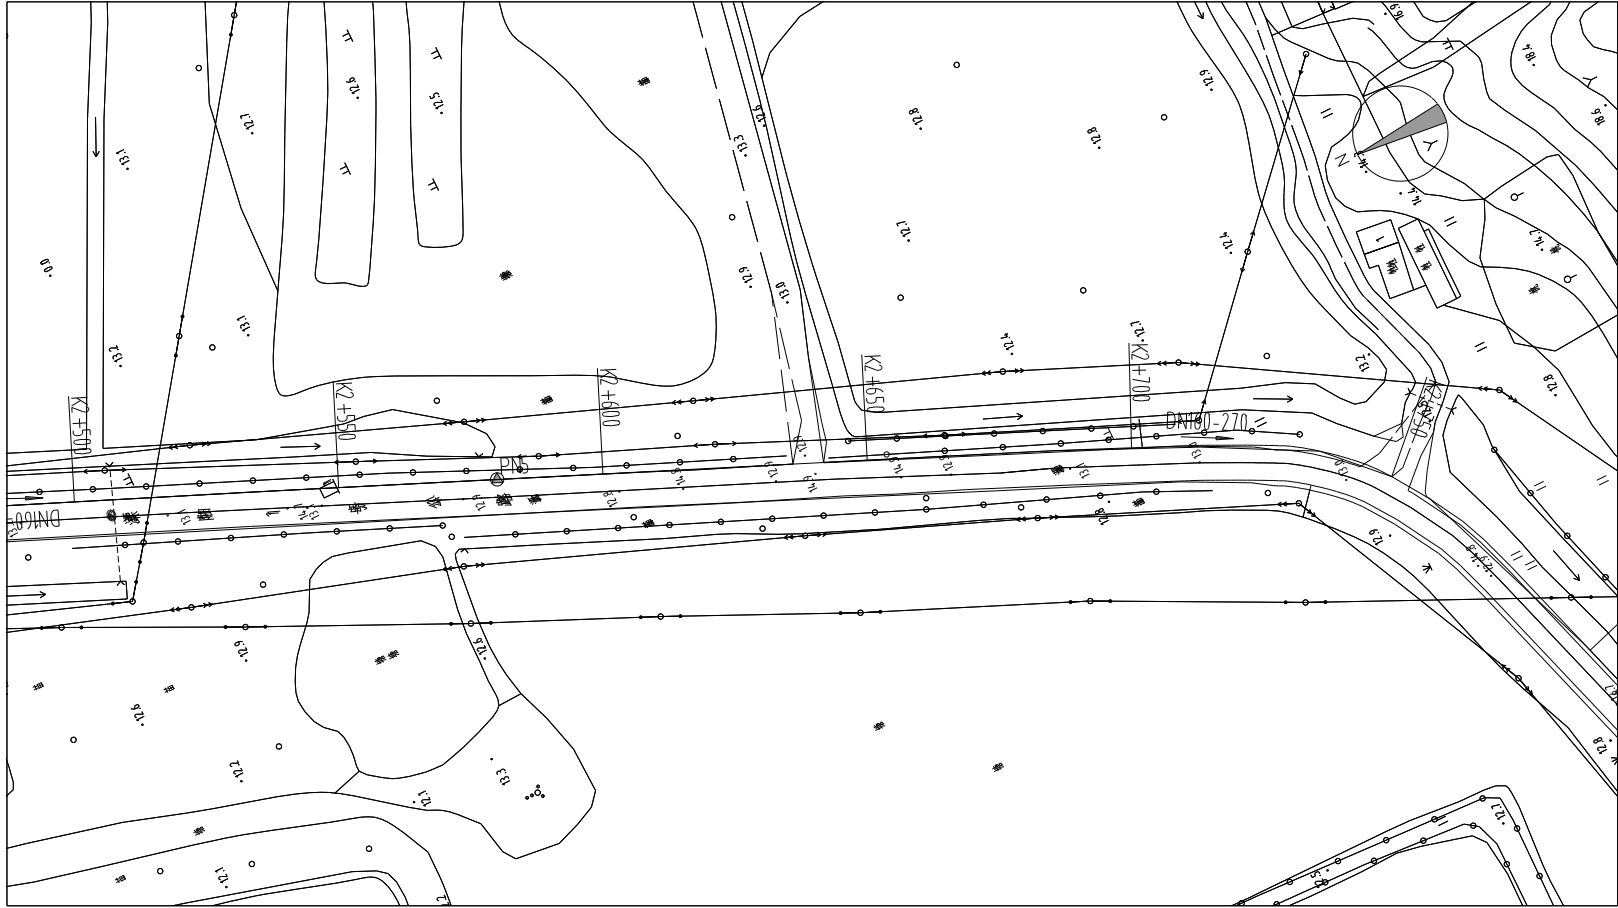

姓名	日期
专业	签字
审核	日期
设计	姓名
	专业
	审核
	设计
	日期
	姓名
	专业
	审核
	设计
	日期


**科设勘察设计有限公司**  
**KESHE Keshe Survey and Design Co., Ltd.**

工程名称  
 Project  
 天目湖镇毛尖村石墩村污水接管工程

图名  
 Drawing Name  
 污水管道平面布置图

项目负责  
 Design Person in Charge  
 洪凯

专业负责  
 Specialized Person in Charge  
 洪凯

制图  
 Drawing  
 张强

设计  
 Design  
 张武洋

校对  
 Check  
 卓育钦

审查  
 Examiner  
 高永才

审定  
 Approved  
 高永才


图号  
 Drawing No.  
 施水-04

工程编号  
 Project No.  
 24 LY-PS04


版次  
 Version No.  
 A版


图别  
 Drawing Sort  
 排水工程

日期  
 Date  
 2024.03

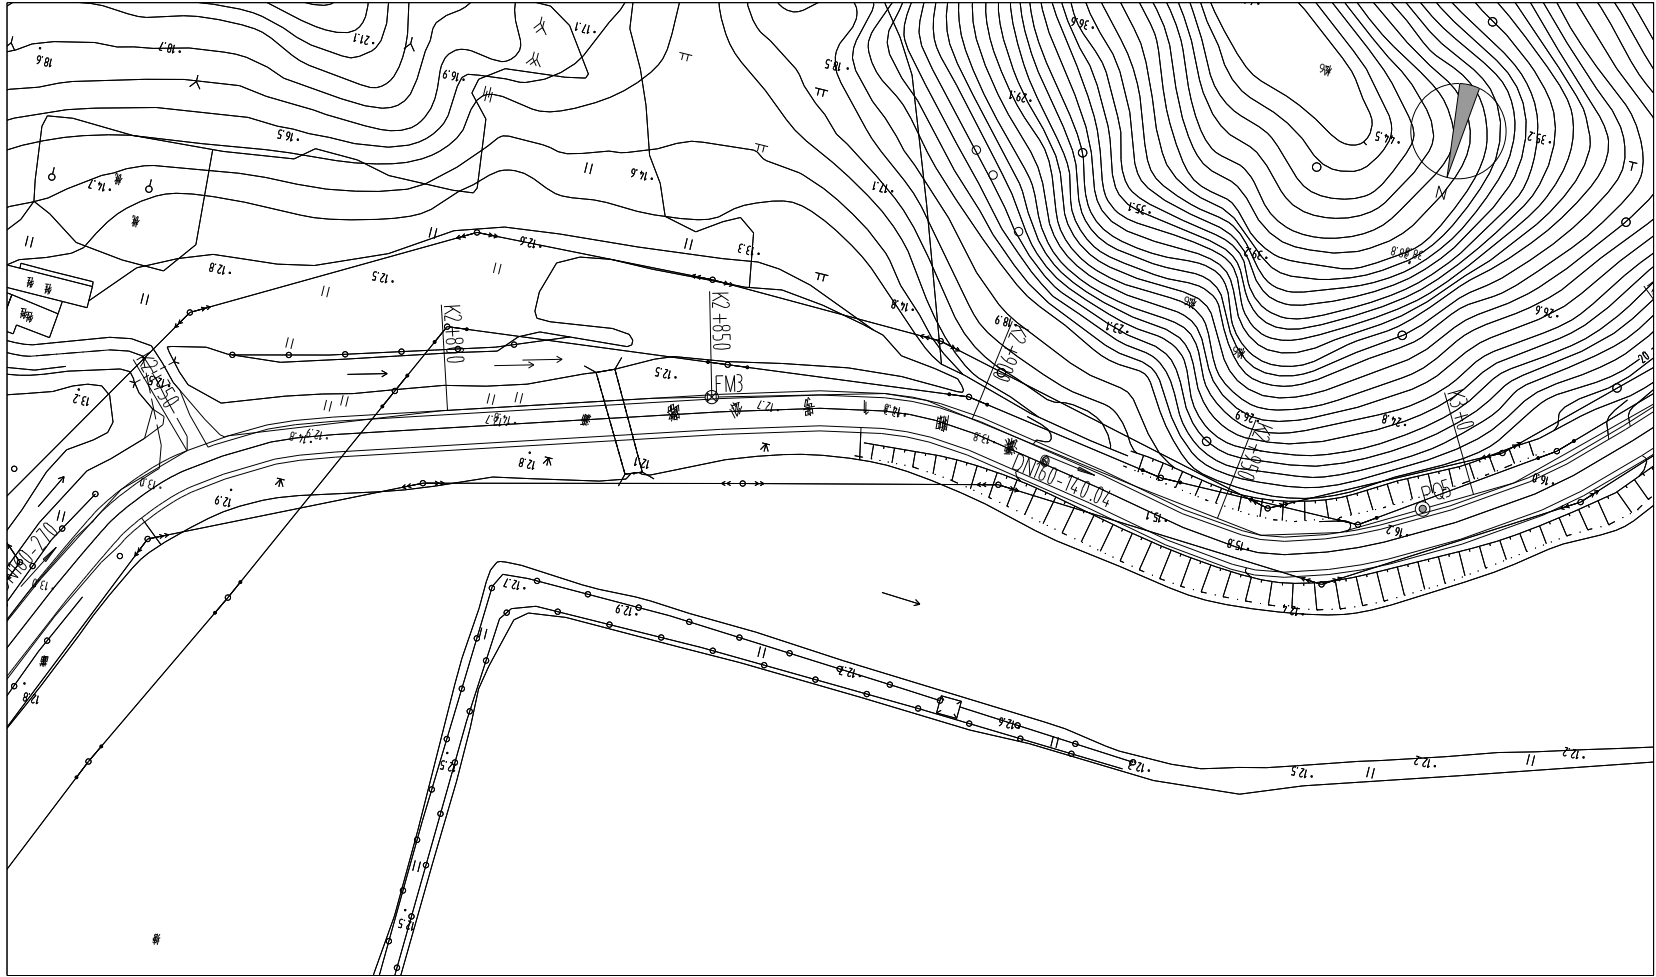

姓名	日期
专业	签字
日期	专业
姓名	日期
专业	签字
日期	专业
姓名	日期
专业	签字
日期	专业


 科设勘察设计有限公司 Keshe Survey and Design Co., Ltd.	工程名称 Project 天目湖镇毛尖村石塘村污水接管工程	项目负责 Design Person in Charge 洪凯 洪凯	制图 Drawing 张强 张强	校对 Check 卓育钦 卓育钦	审定 Approved 高永才 高永才	工程编号 Project No. 24 LY-PS04	图别 Drawing Sort 排水工程
	图名 Drawing Name 污水管道平面布置图	专业负责 Specialized Person in Charge 洪凯 洪凯	设计 Design 张武洋 张武洋	审查 Examiner 高永才 高永才	图号 Drawing No. 施水-04	版次 Version No. A版	日期 Date 2024.03

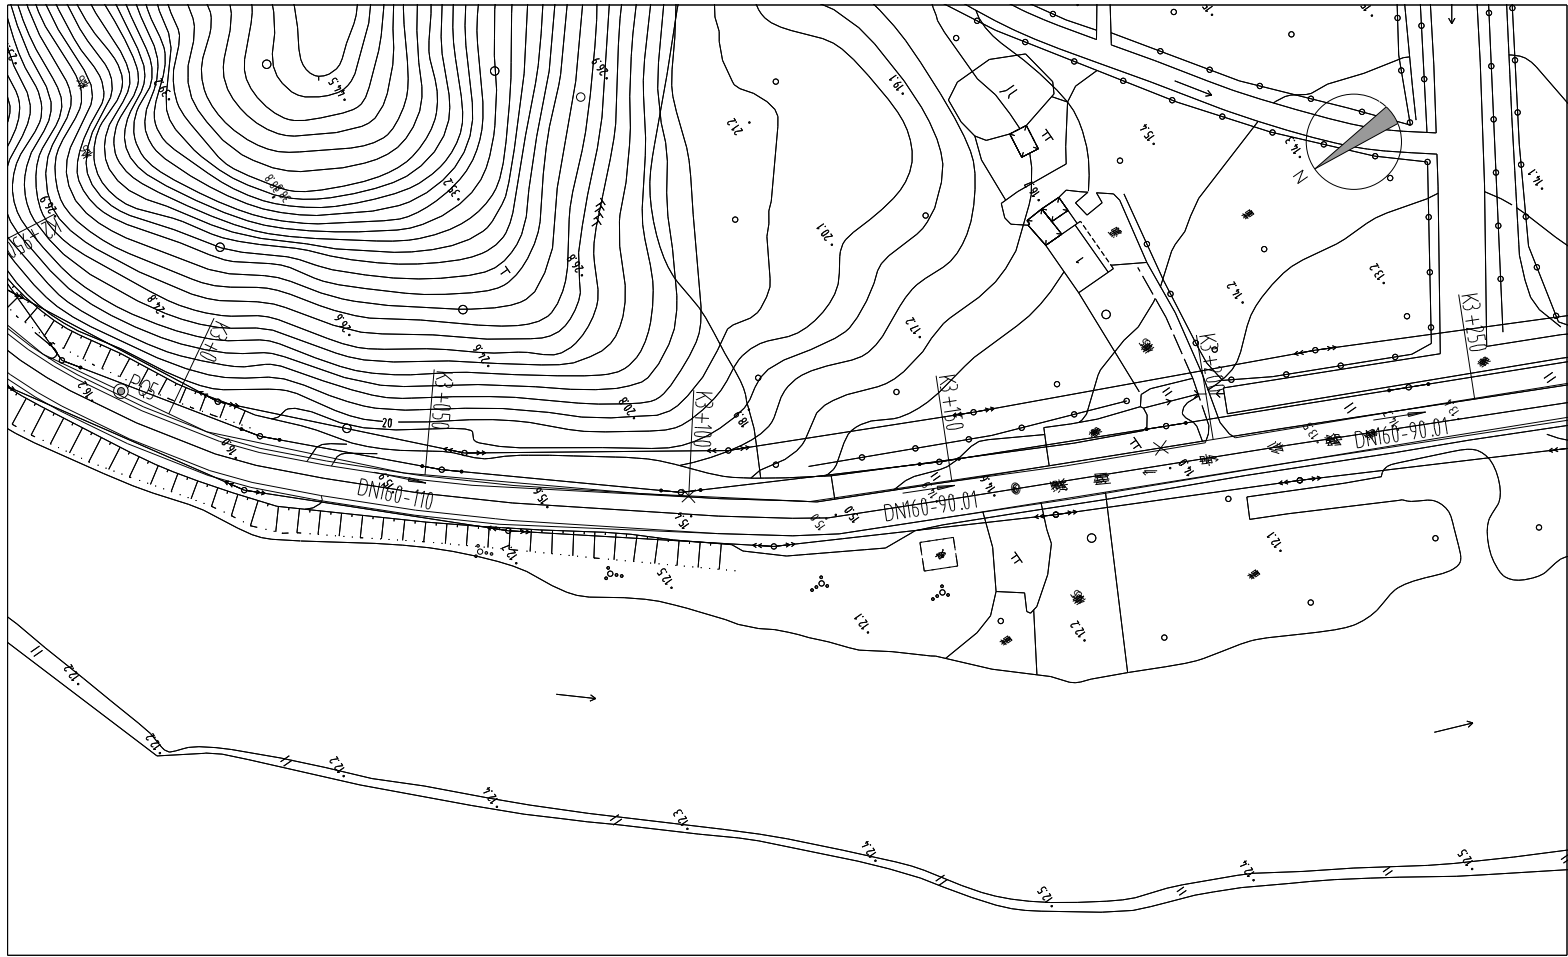

姓名	张宇	日期	
专业	给排水	日期	
审核	张宇	日期	
设计	张宇	日期	


**科设勘察设计有限公司**  
**KESHE Keshe Survey and Design Co., Ltd.**

工程名称 Project	天目湖镇毛尖村石塘村污水接管工程	项目负责人 Design Person in Charge	洪凯	洪凯	制图 Drawing	张强	张强	校对 Check	卓育钦	卓育钦	审定 Approved	高永才	高永才	工程编号 Project No.	24 LY-PS04	图别 Drawing Sort	排水工程
图名 Drawing Name	污水管道平面布置图	专业负责 Specialized Person in Charge	洪凯	洪凯	设计 Design	张武洋	张武洋	审查 Examiner	高永才	高永才	图号 Drawing No.	施水-04	版次 Version No.	A版	日期 Date	2024.03	

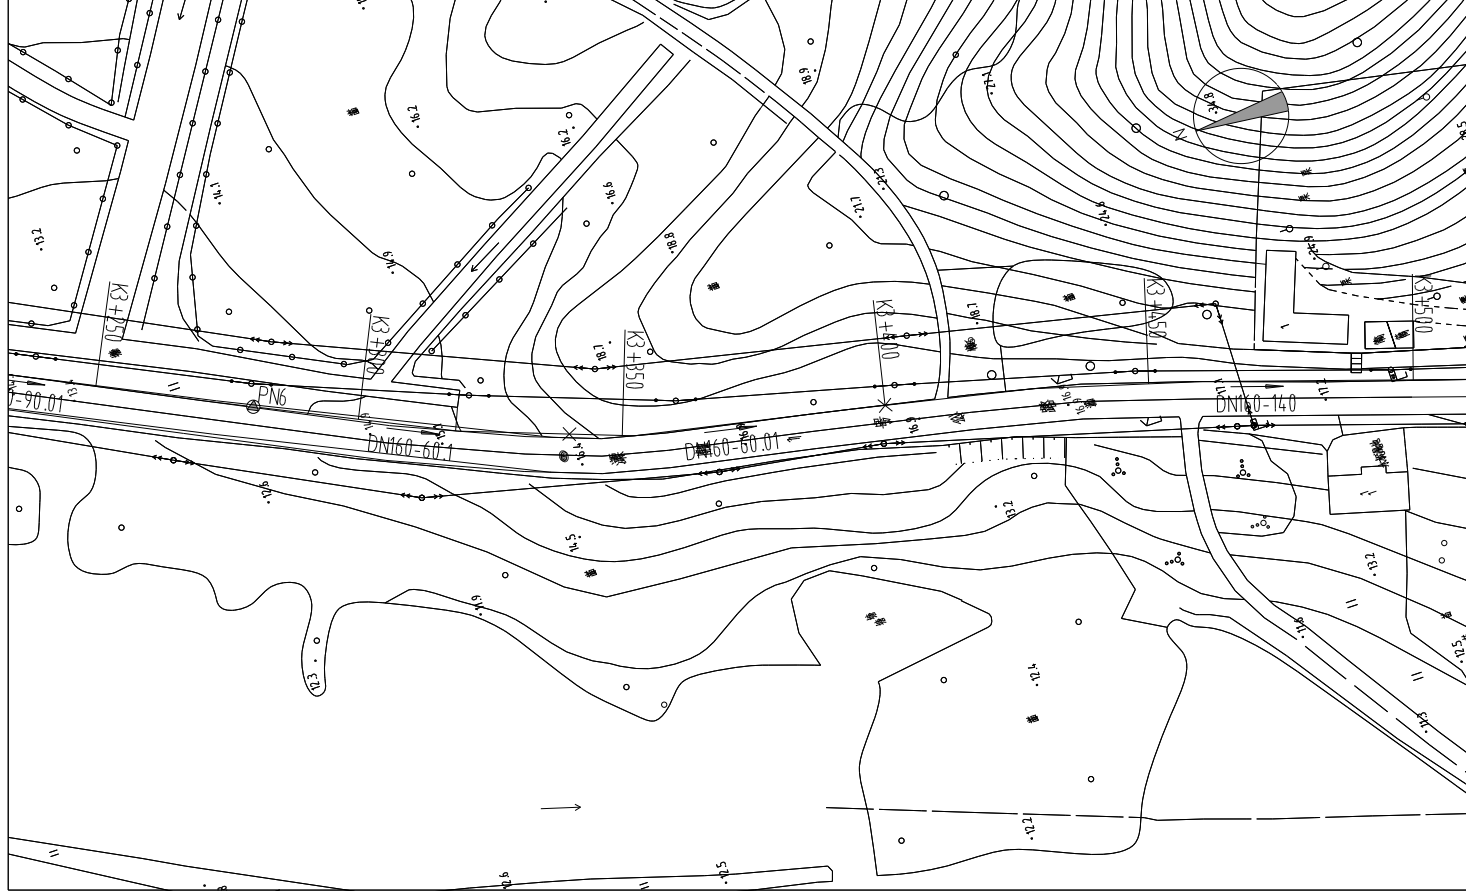

姓名	专业	日期	签字
张武洋	给排水		
张武洋	电气		

**KESHE** 科设勘察设计有限公司  
 Keshe Survey and Design Co., Ltd.

工程名称  
 Project  
 天目湖镇毛尖村石塘村污水接管工程

图名  
 Drawing Name  
 污水管道平面布置图

项目负责  
 Design Person in Charge  
 洪凯

专业负责  
 Specialized Person in Charge  
 洪凯

制图  
 Drawing  
 张强

设计  
 Design  
 张武洋

校对  
 Check  
 卓育钦

审查  
 Examiner  
 高永才

审定  
 Approved  
 高永才


图号  
 Drawing No.  
 施水-04

工程编号  
 Project No.  
 24 LY-PS04

版次  
 Version No.  
 A版

图别  
 Drawing Sort  
 排水工程

日期  
 Date  
 2024.03

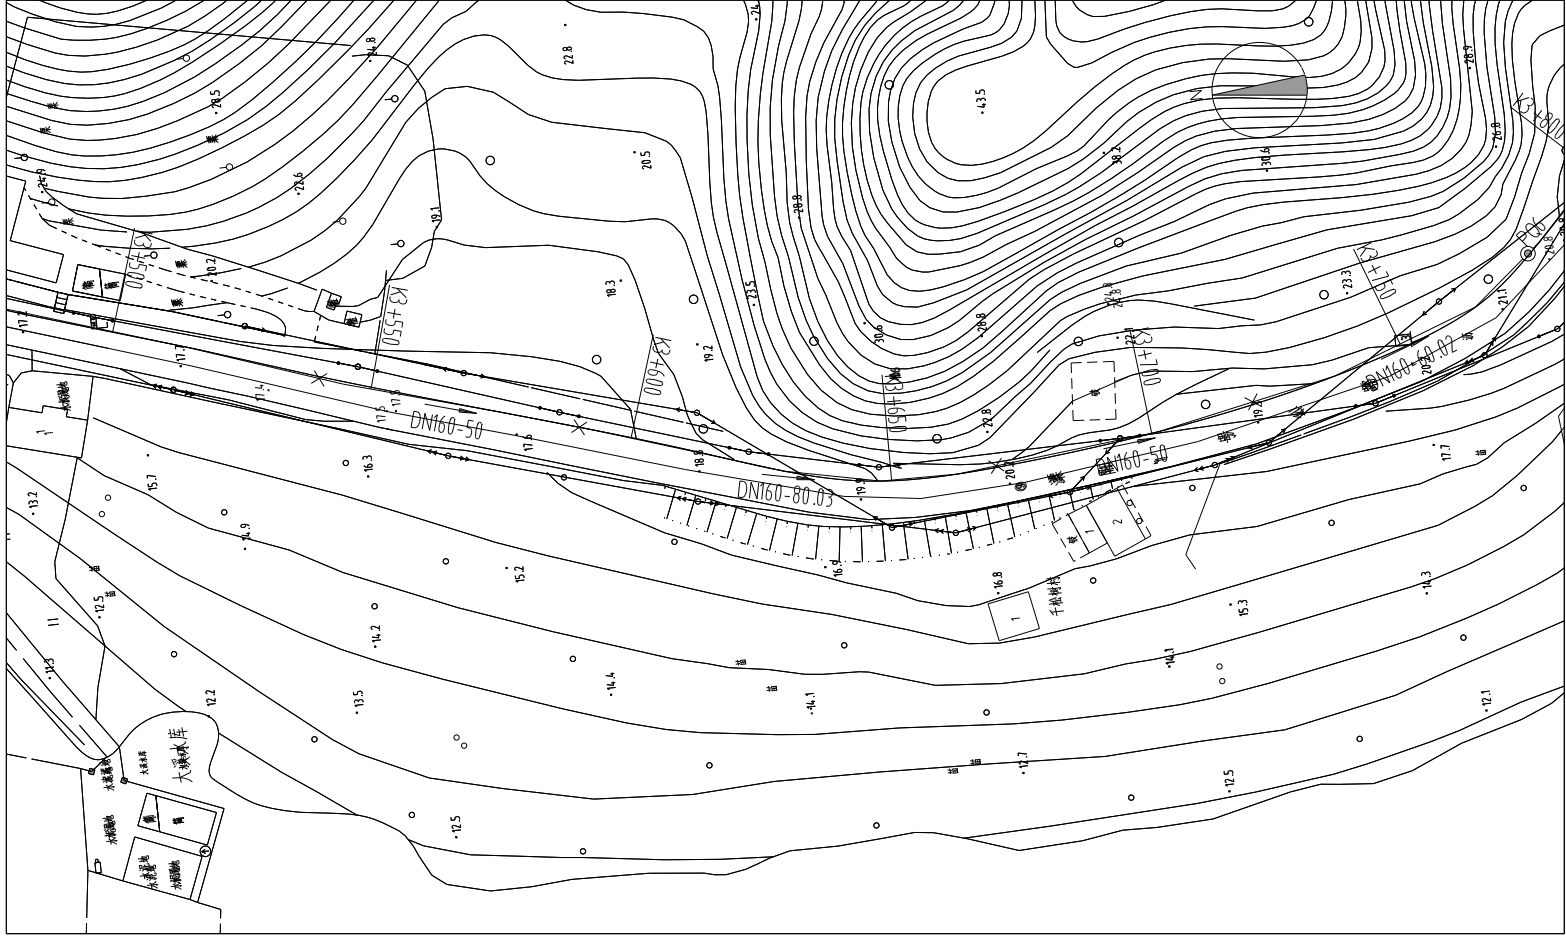

专业	姓名	日期
给排水		
电气		

**KESHE** 科设勘察设计有限公司  
 Keshe Survey and Design Co., Ltd.

工程名称  
 Project 天目湖镇毛尖村石塘村污水接管工程  
 图名  
 Drawing Name 污水管道平面布置图

项目负责  
 Design Person in Charge 洪凯  
 专业负责  
 Specialized Person in Charge 洪凯

制图  
 Drawing 张强  
 设计  
 Design 张武洋


校对  
 Check 卓育钦  
 审查  
 Examiner 高永才

审定  
 Approved 高永才  
 图号  
 Drawing No. 施水-04


工程编号  
 Project No. 24 LY-PS04  
 版次  
 Version No. A版

图别  
 Drawing Sort 排水工程  
 日期  
 Date 2024.03



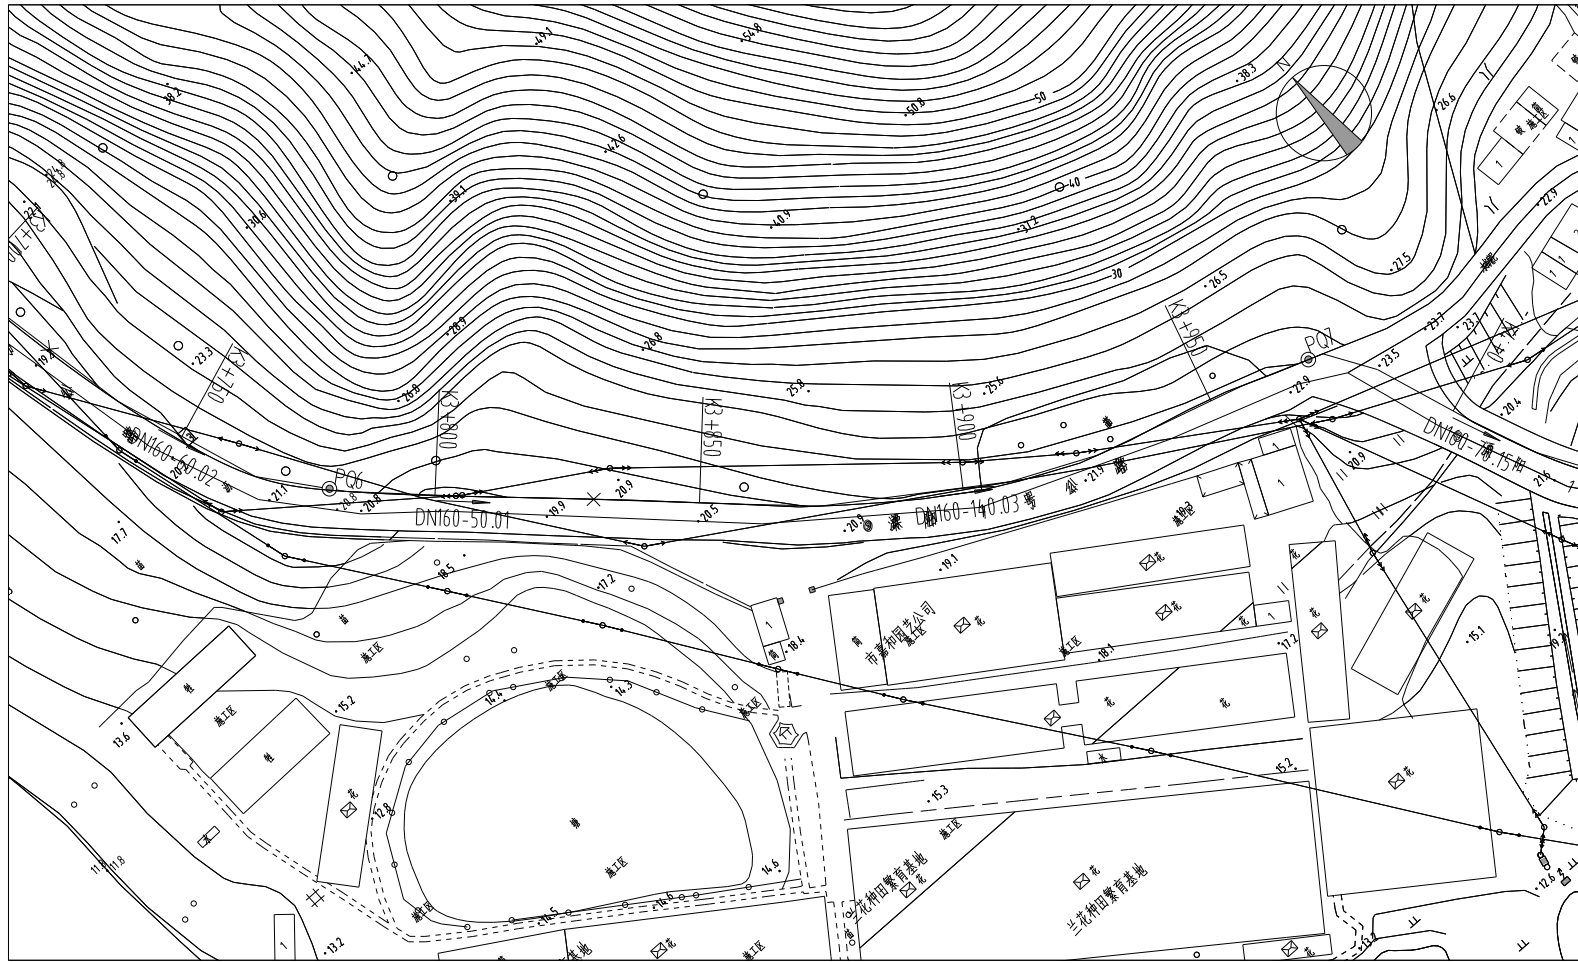

姓名	日期
专业	专业
日期	日期
姓名	姓名
专业	专业
日期	日期
姓名	姓名
专业	专业
日期	日期


**科设勘察设计有限公司**  
**KESHE Keshe Survey and Design Co., Ltd.**

工程名称  
 Project  
 天目湖镇毛尖村石塘村污水接管工程  
 图名  
 Drawing Name  
 污水管道平面布置图

项目负责  
 Design Person in Charge  
 洪凯  
 洪凯  
 专业负责  
 Specialized Person in Charge  
 洪凯


制图  
 Drawing  
 张强  
 张武洋  
 设计  
 Design  
 张武洋

校对  
 Check  
 卓育钦  
 高永才  
 审查  
 Examiner  
 高永才

审定  
 Approved  
 高永才  
 高永才  
 图号  
 Drawing No.  
 施水-04

工程编号  
 Project No.  
 24 LY-PS04  
 版次  
 Version No.  
 A版

图别  
 Drawing Sort  
 排水工程  
 日期  
 Date  
 2024.03

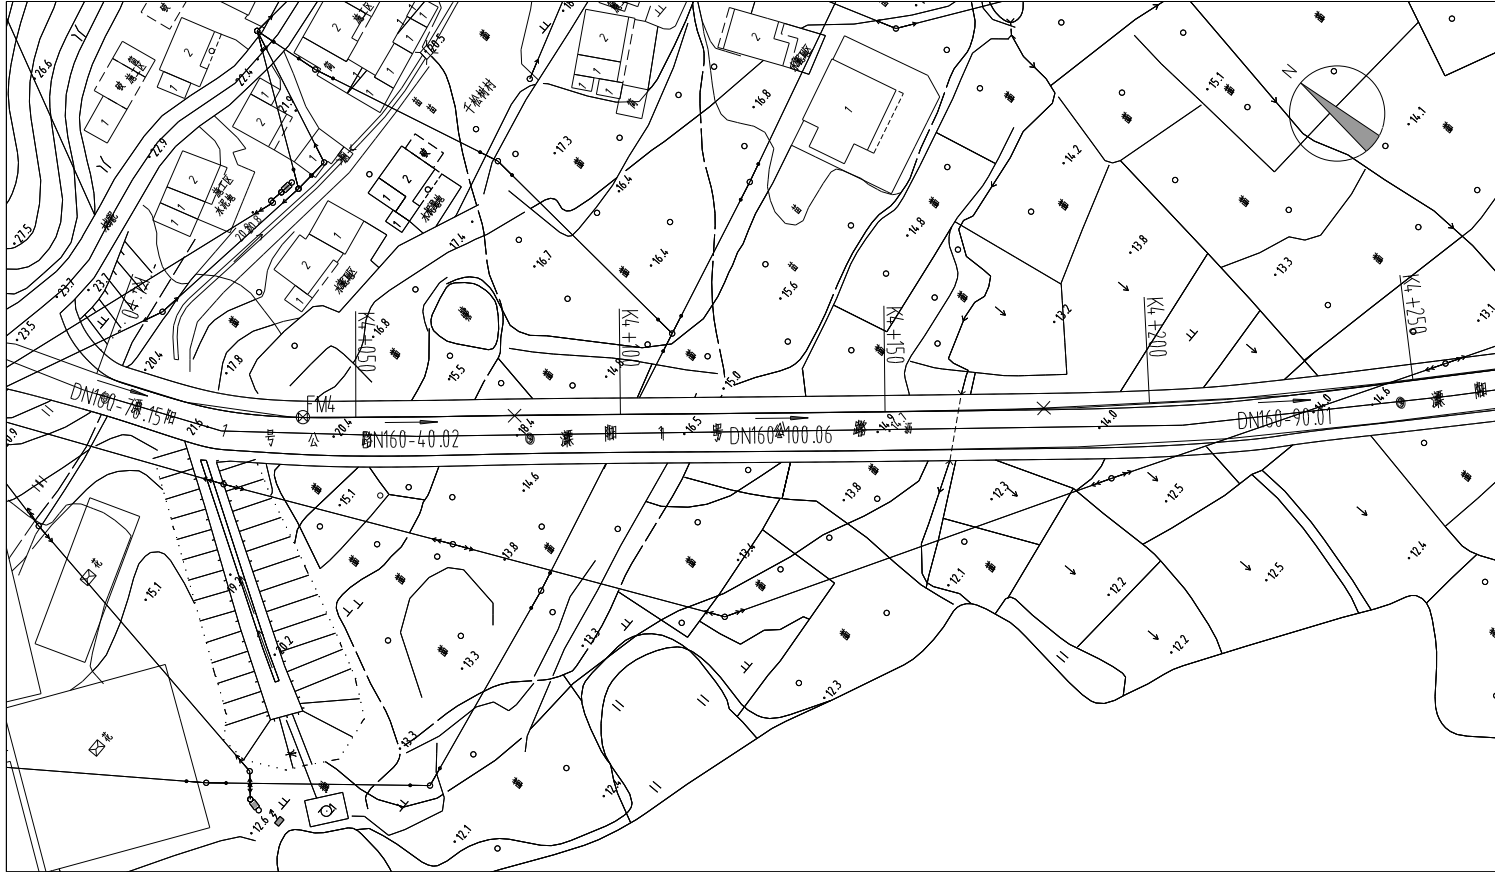

姓名	日期
专业	签字
日期	专业
姓名	日期
专业	签字
日期	专业
姓名	日期
专业	签字
日期	专业

**KESHE** 科设勘察设计有限公司  
 Keshe Survey and Design Co., Ltd.

工程名称  
 Project 天目湖镇毛尖村石塘村污水接管工程  
 图名  
 Drawing Name 污水管道平面布置图

项目负责  
 Design Person in Charge 洪凯  
 专业负责  
 Specialized Person in Charge 洪凯


制图  
 Drawing 张强  
 设计  
 Design 张武洋


校对  
 Check 卓育钦  
 审查  
 Examiner 高永才

审定  
 Approved 高永才  
 图号  
 Drawing No. 施水-04

工程编号  
 Project No. 24 LY-PS04  
 版次  
 Version No. A版

图别  
 Drawing Sort 排水工程  
 日期  
 Date 2024.03

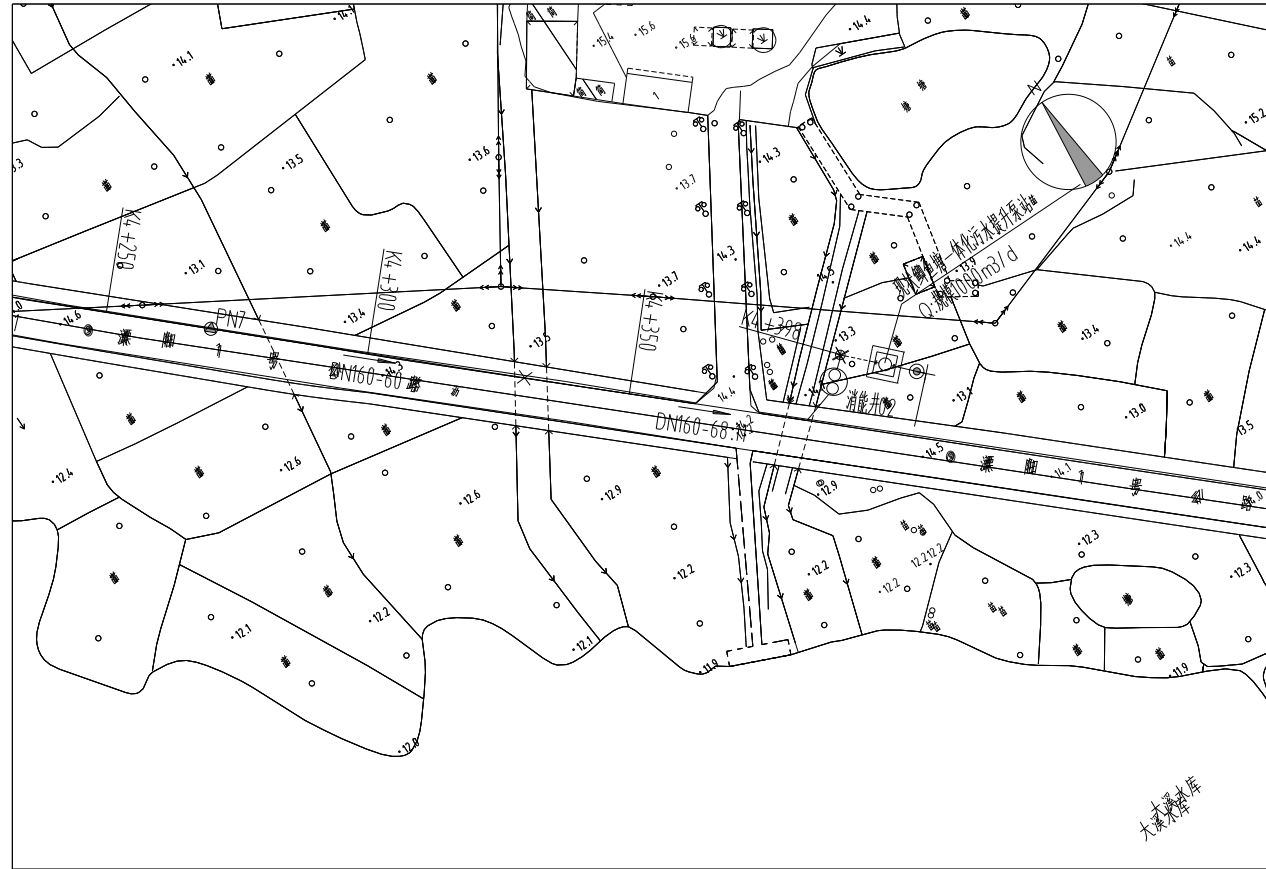

 科设勘察设计有限公司 Keshe Survey and Design Co., Ltd.	工程名称 Project 天目湖镇毛尖村石塘村污水接管工程	项目负责 Design Person in Charge 洪凯	制图 Drawing 张强	校对 Check 卓育钦	审定 Approved 高永才	工程编号 Project No. 24 LY-PS04	图别 Drawing Sort 排水工程
	图名 Drawing Name 污水管道平面布置图	专业负责 Specialized Person in Charge 洪凯	设计 Design 张武洋	审查 Examiner 高永才	图号 Drawing No. 施水-04	版次 Version No. A版	日期 Date 2024.03